


สมาคมราชกรีฑาสโมสรและสมาคมราชกรีฑาสโมสรโปโลคลับ

งานติดตั้งกล้องโทรทัศน์วงจรปิด อาคารอิมจันทร์ เฟส 2




THE ROYAL BANGKOK SPORTS CLUB
SGD INTER TRADING CO.,LTD


CCTV SYSTEM RISER DIAGRAM

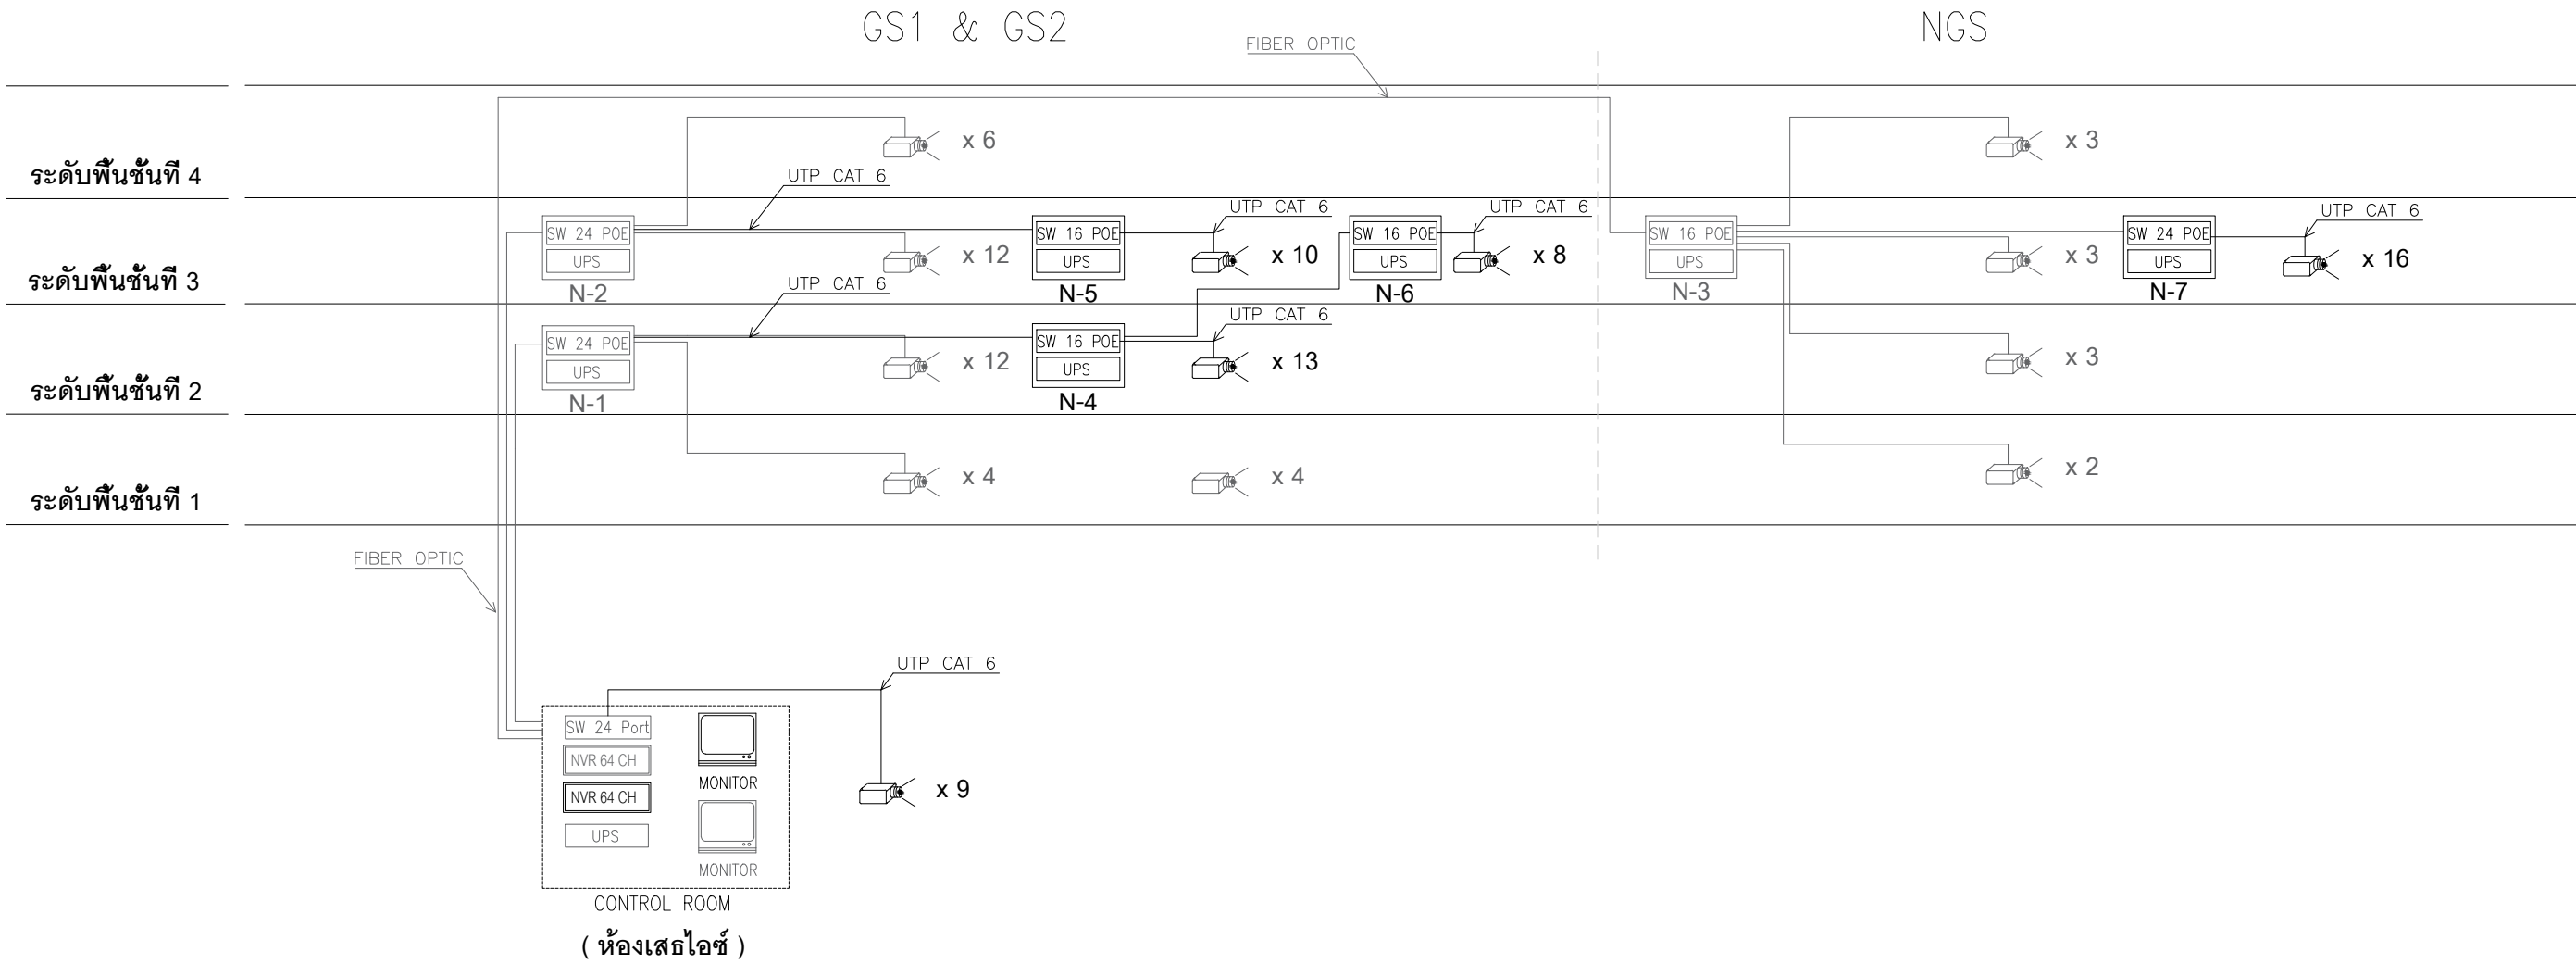

PROJECT NAME :	OWNER :	CONSULTANT :	CONTRACTOR :	DRAWING BY :	DATE:	STATUS DRAWING :
งานติดตั้งกล้องโทรทัศน์วงจรปิด อาคารอิมจันทร์	สมาคมราชกรีฑาสโมสร และสมาคมราชกรีฑาสโมสรไปโลกคลับ		SGD INTER TRADING CO., LTD. 21/22 Sol Nowang, Charoenkrung RD. Wangburapapirorn,Pranakorn,Bangkok Tel :0-2222-0559 (Auto)	CHECKED :	DATE:	DRAWING TITLE :
				APPROVED :	DATE:	DRAWING No. : CCTV-01
					NOVEMBER-2020	SCALE : NTS

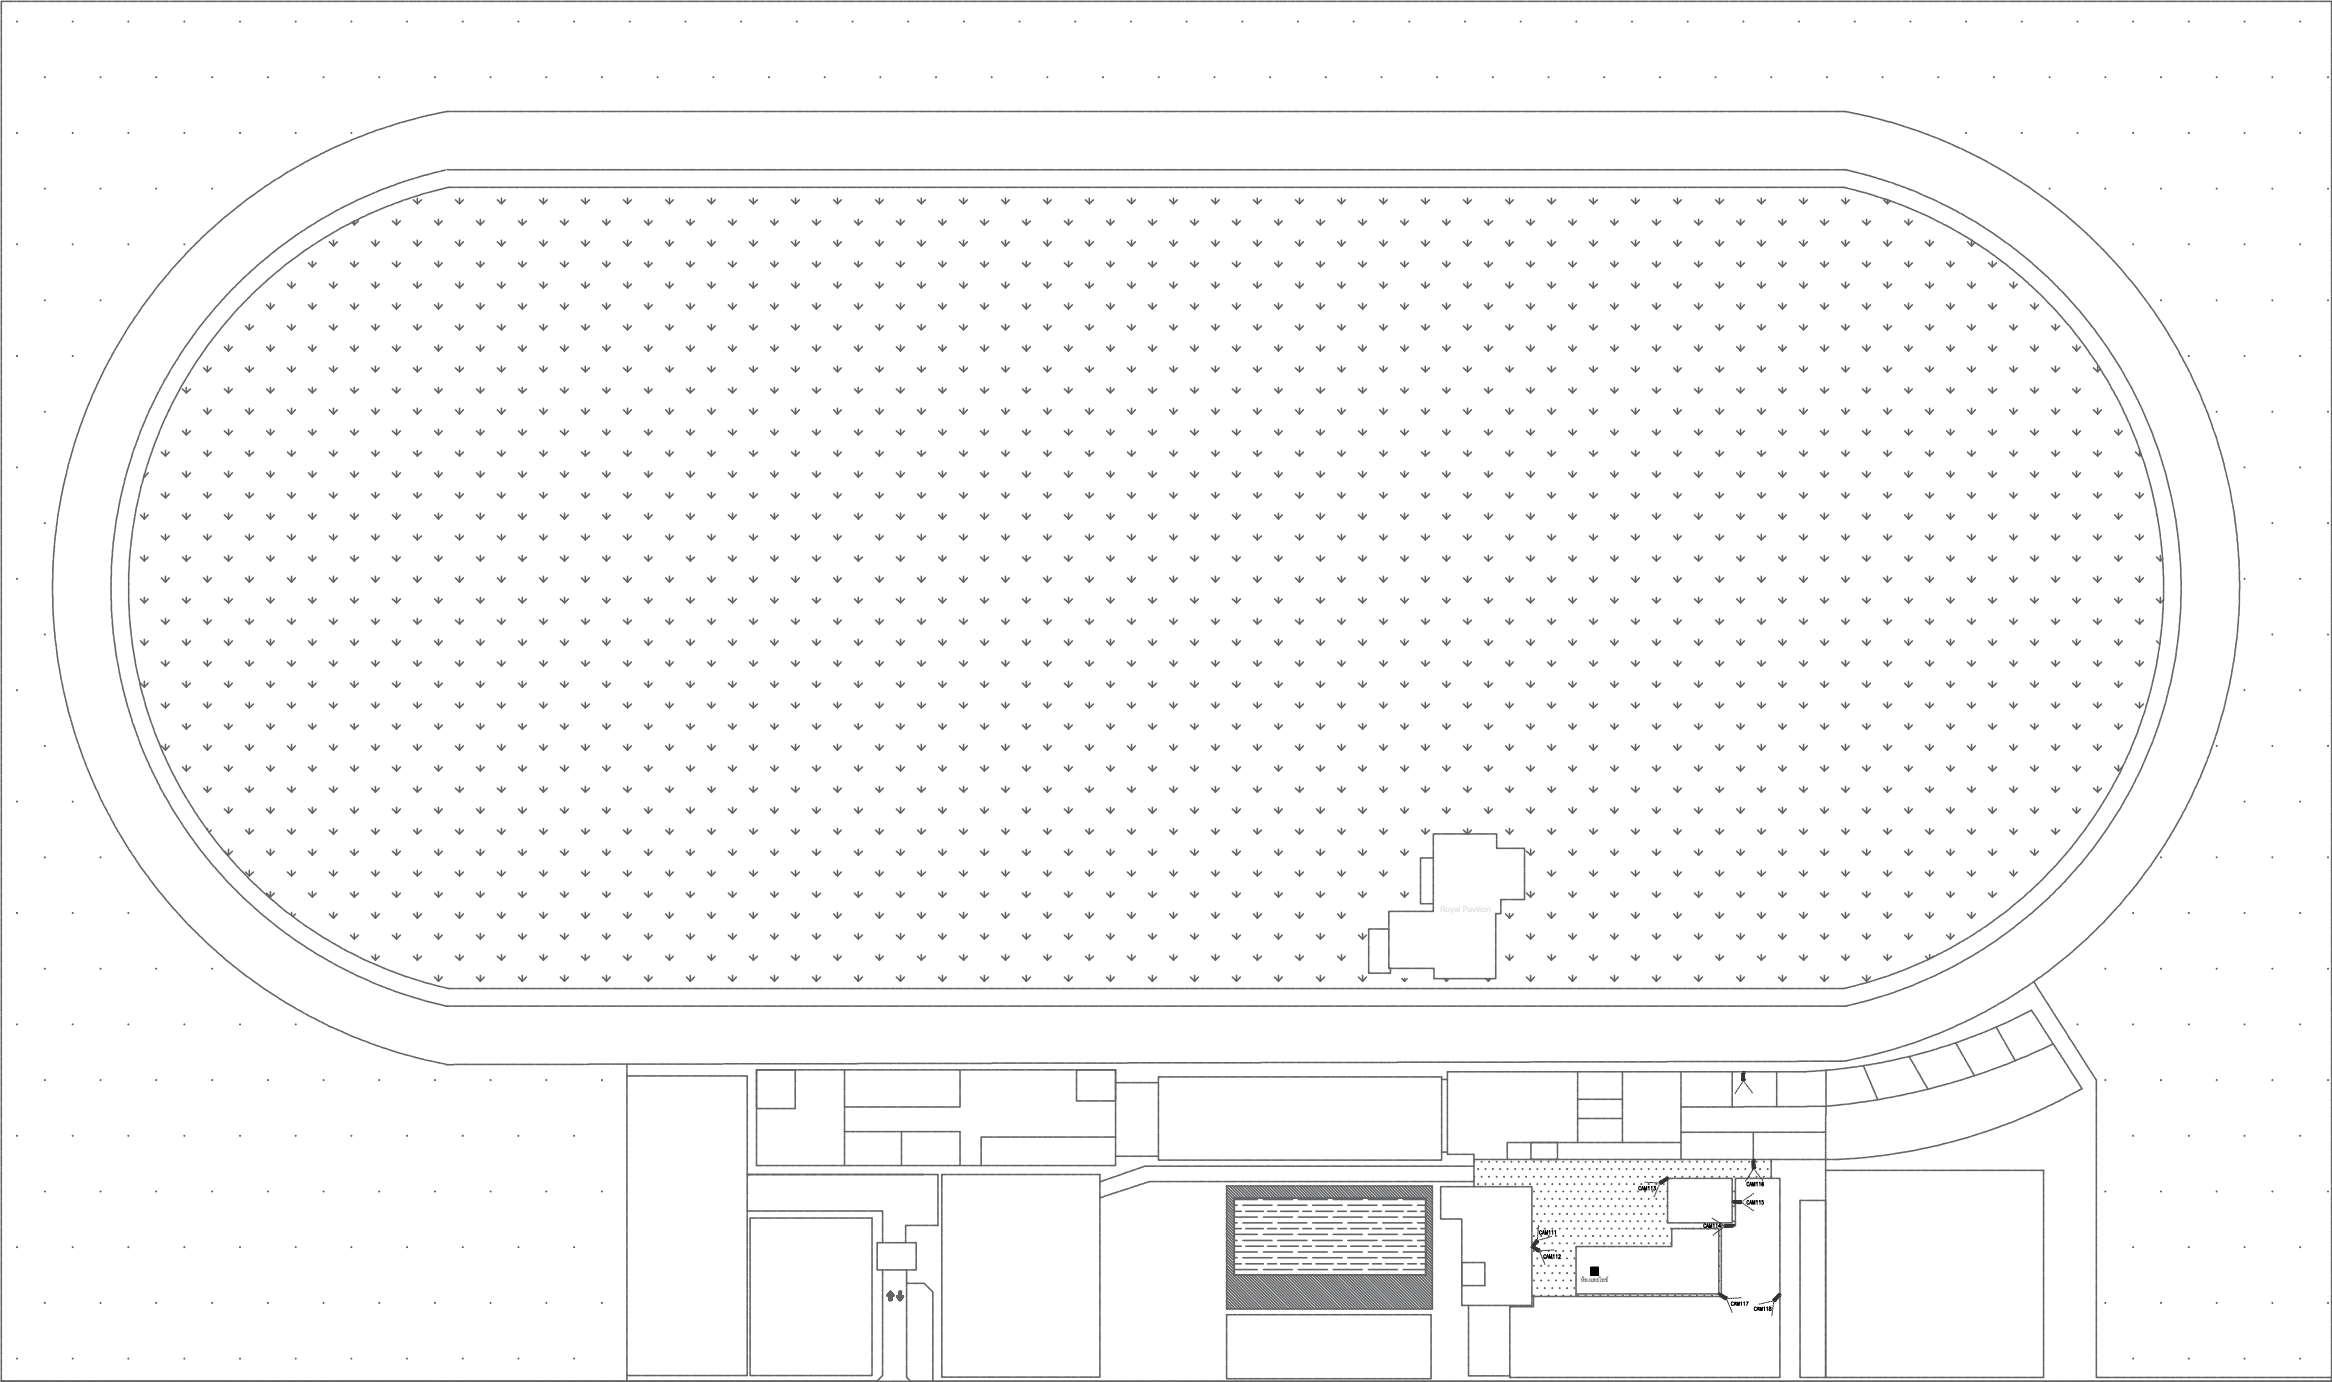


PROJECT NAME : งานติดตั้งกล้องโทรทัศน์วงจรปิด อาคารอัมจันทร์	OWNER : สมาคมราชกรีฑาสโมสร และสมาคมราชกรีฑาสโมสรโปโลคลับ	CONSULTANT :	CONTRACTOR : SGD INTER TRADING CO., LTD. 21/22 Soi Nawang, Charoenkrung RD. Wangburapapirom,Pranakorn,Bangkok Tel : 0-2222-0559 (Auto)	DRAWING BY :	DATE:	NOVEMBER-2020	STATUS DRAWING : AS BUILT DRAWING	
				CHECKED :	DATE:	NOVEMBER-2020	DRAWING TITLE :	
				APPROVED :	DATE:	NOVEMBER-2020	DRAWING No. : CCTV-09	SCALE : NTS

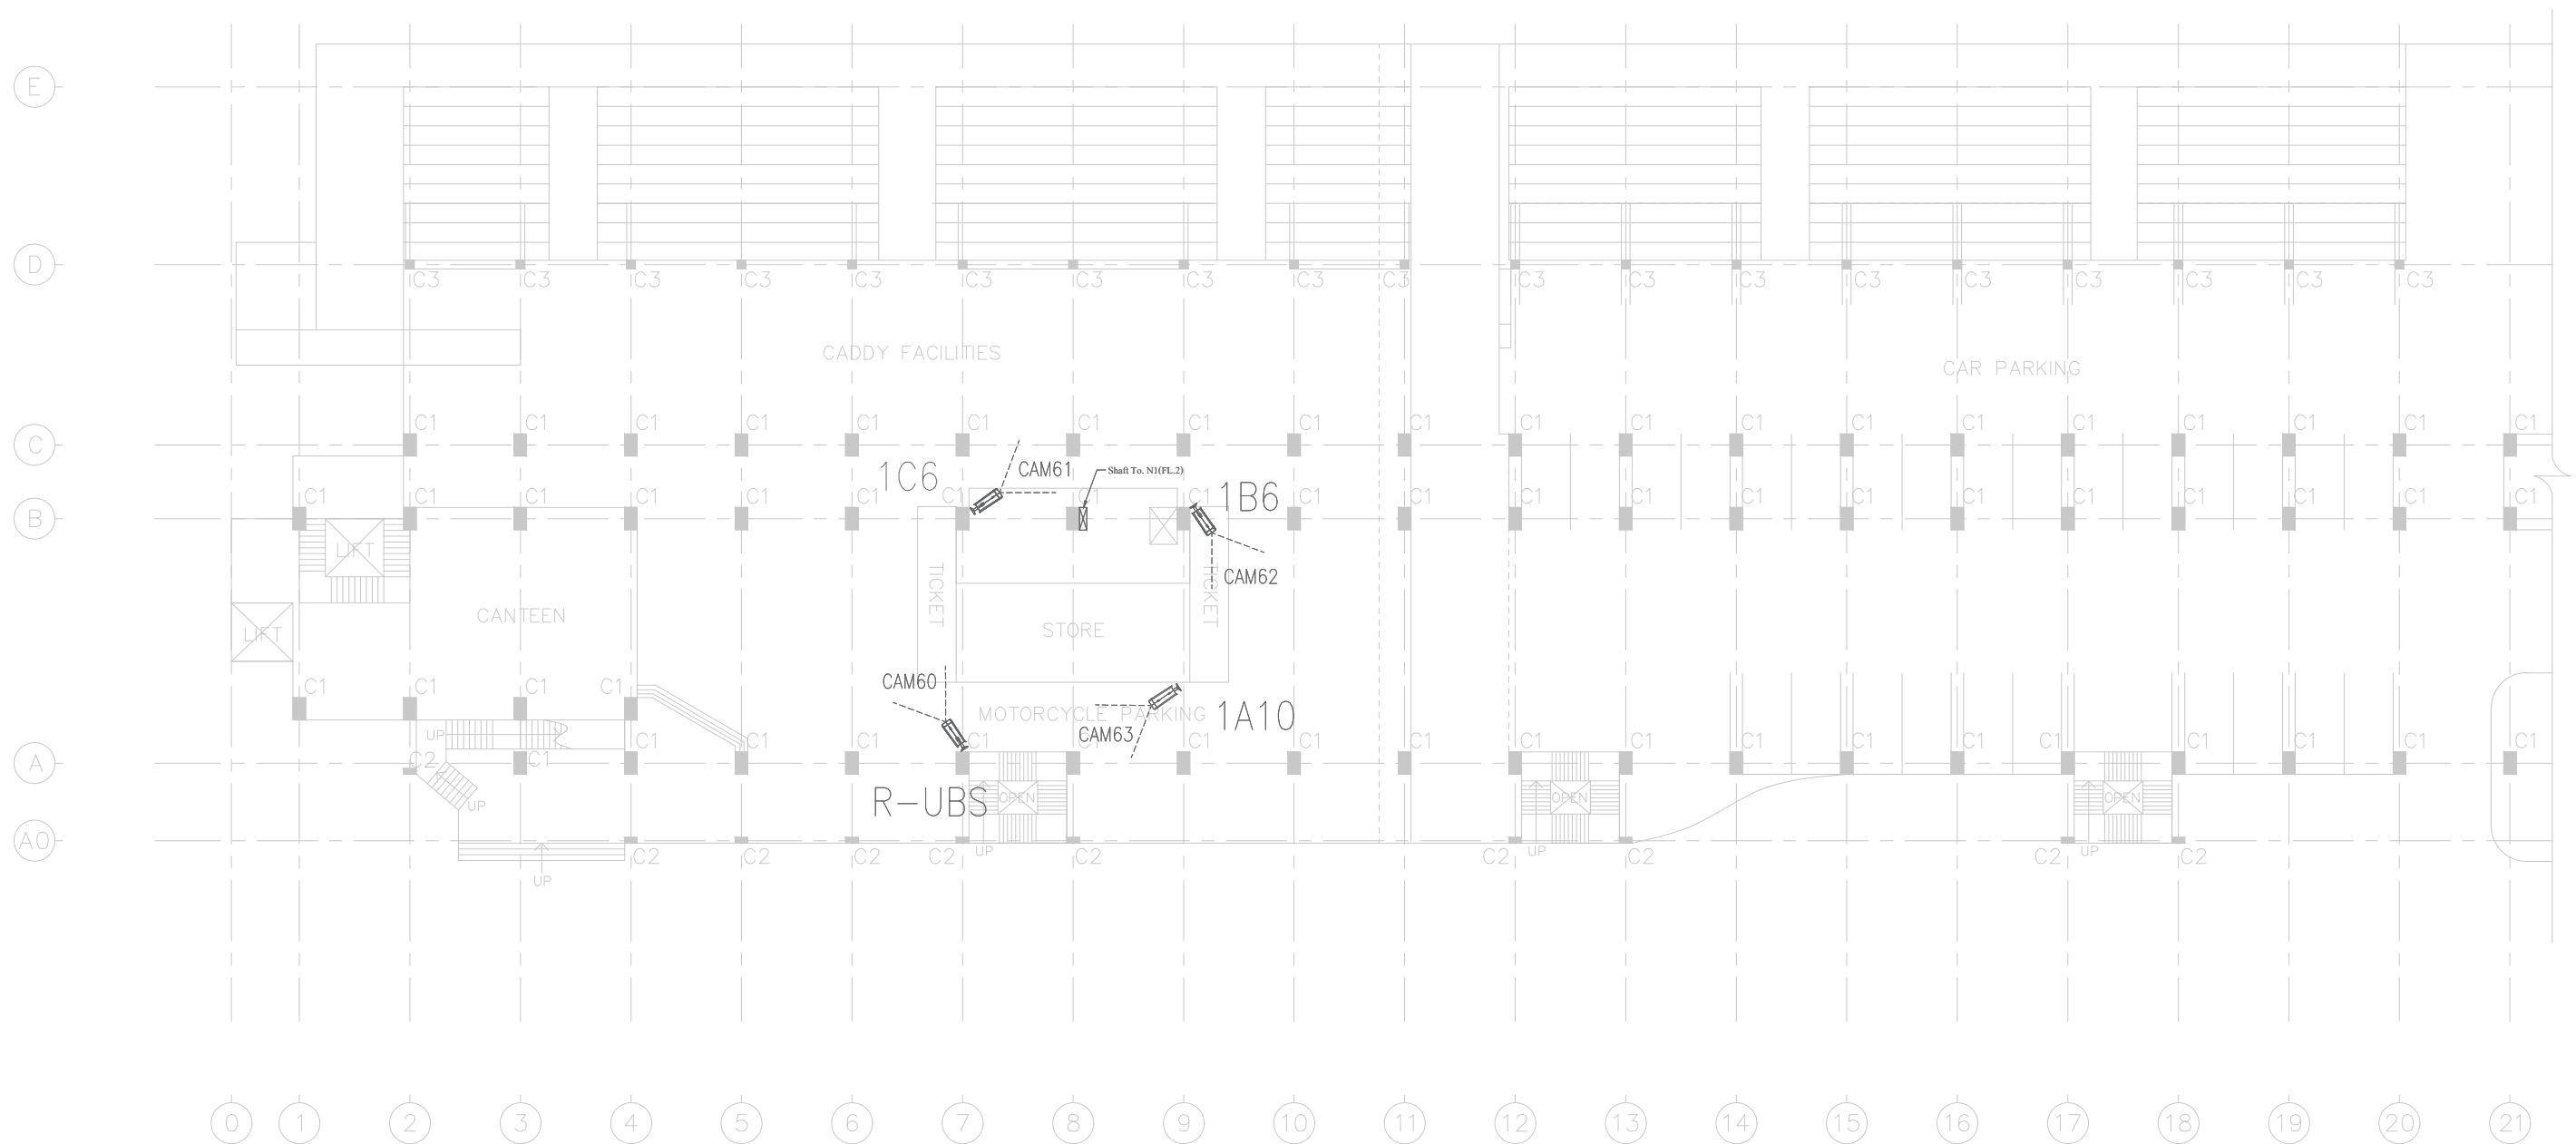


1st floor plan (Part A)

PROJECT NAME : งานติดตั้งกล้องโทรทัศน์วงจรปิด อาคารอัมจันทร์	OWNER : สมาคมราชกรีฑาสโมสร และสมาคมราชกรีฑาสโมสรโปโลคลับ	CONSULTANT :	CONTRACTOR : SGD INTER TRADING CO., LTD. 21/22 Soi Nawang, Charoenkrung RD. Wangburapapirorn,Pranakorn,Bangkok Tel :0-2222-0559 (Auto)	DRAWING BY :	DATE:	NOVEMBER-2020	STATUS DRAWING : AS BUILT DRAWING	
				CHECKED :	DATE:	NOVEMBER-2020	DRAWING TITLE :	
				APPROVED :	DATE:	NOVEMBER-2020	DRAWING No. : CCTV-02	SCALE : NTS

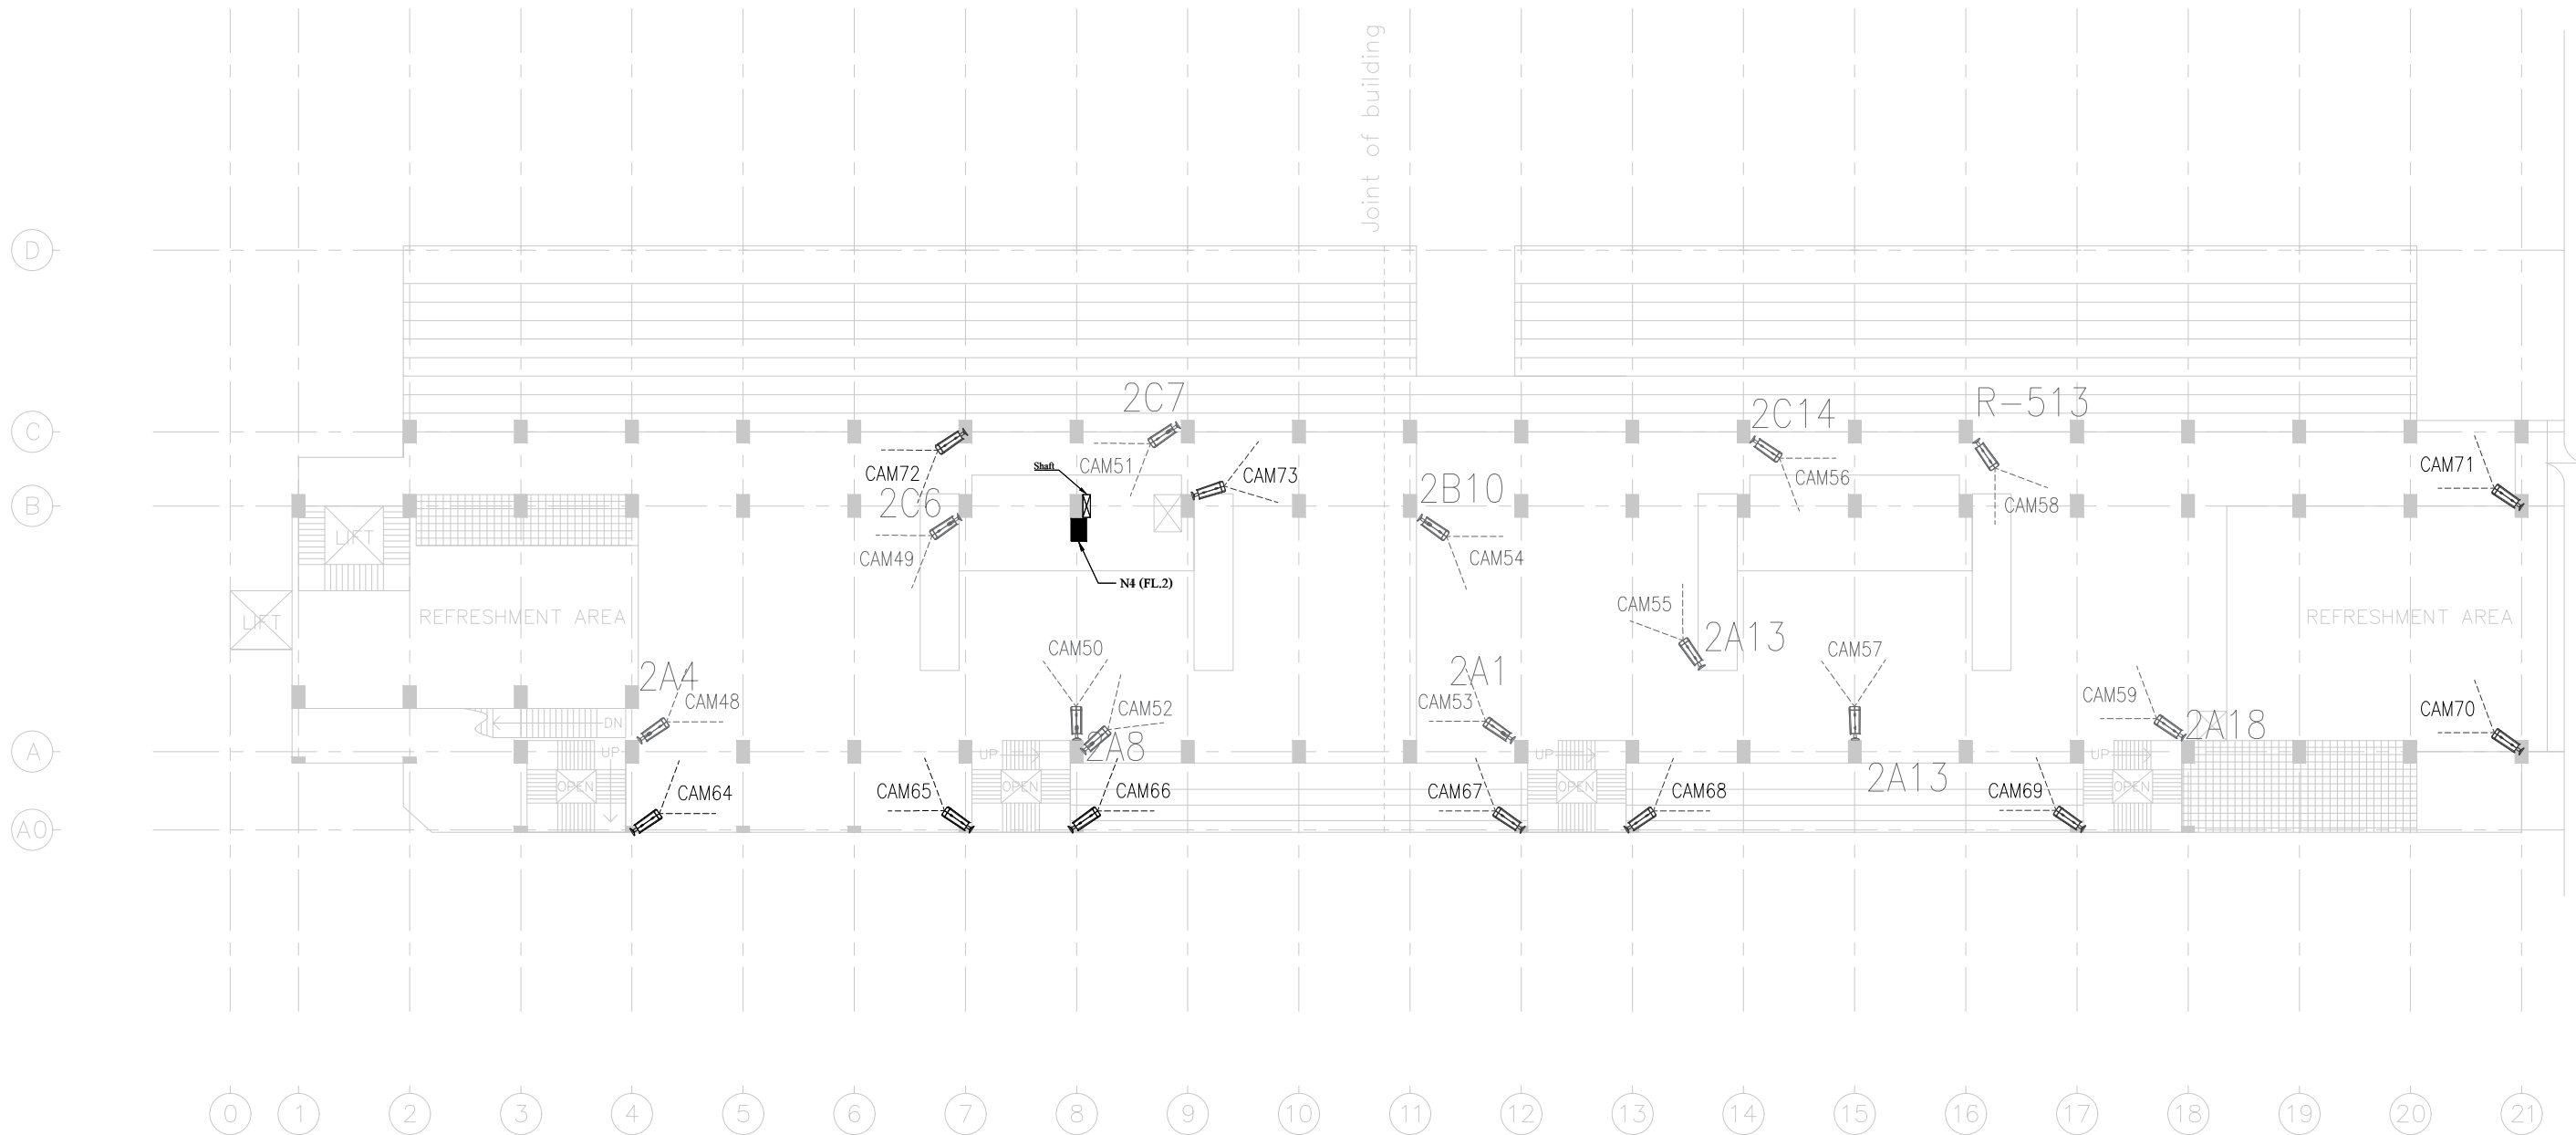


2nd floor plan (Part A)

PROJECT NAME :	OWNER :	CONSULTANT :	CONTRACTOR :	DRAWING BY :	DATE :	NOVEMBER-2020	STATUS DRAWING :		AS BUILT DRAWING	
งานติดตั้งกล้องโทรทัศน์วงจรปิด อาคารอิมจันทร์	สมาคมราชกรีฑาสโมสร และสมาคมราชกรีฑาสโมสรโปโลคลับ		SGD INTER TRADING CO., LTD. 21/22 Soi Nawang, Charoenkrung RD. Wangburapapirom,Pranakorn,Bangkok Tel : 0-2222-0559 (Auto)	CHECKED :	DATE :	NOVEMBER-2020	DRAWING TITLE :			
				APPROVED :	DATE :	NOVEMBER-2020	DRAWING No. :	CCTV-03	SCALE :	NTS

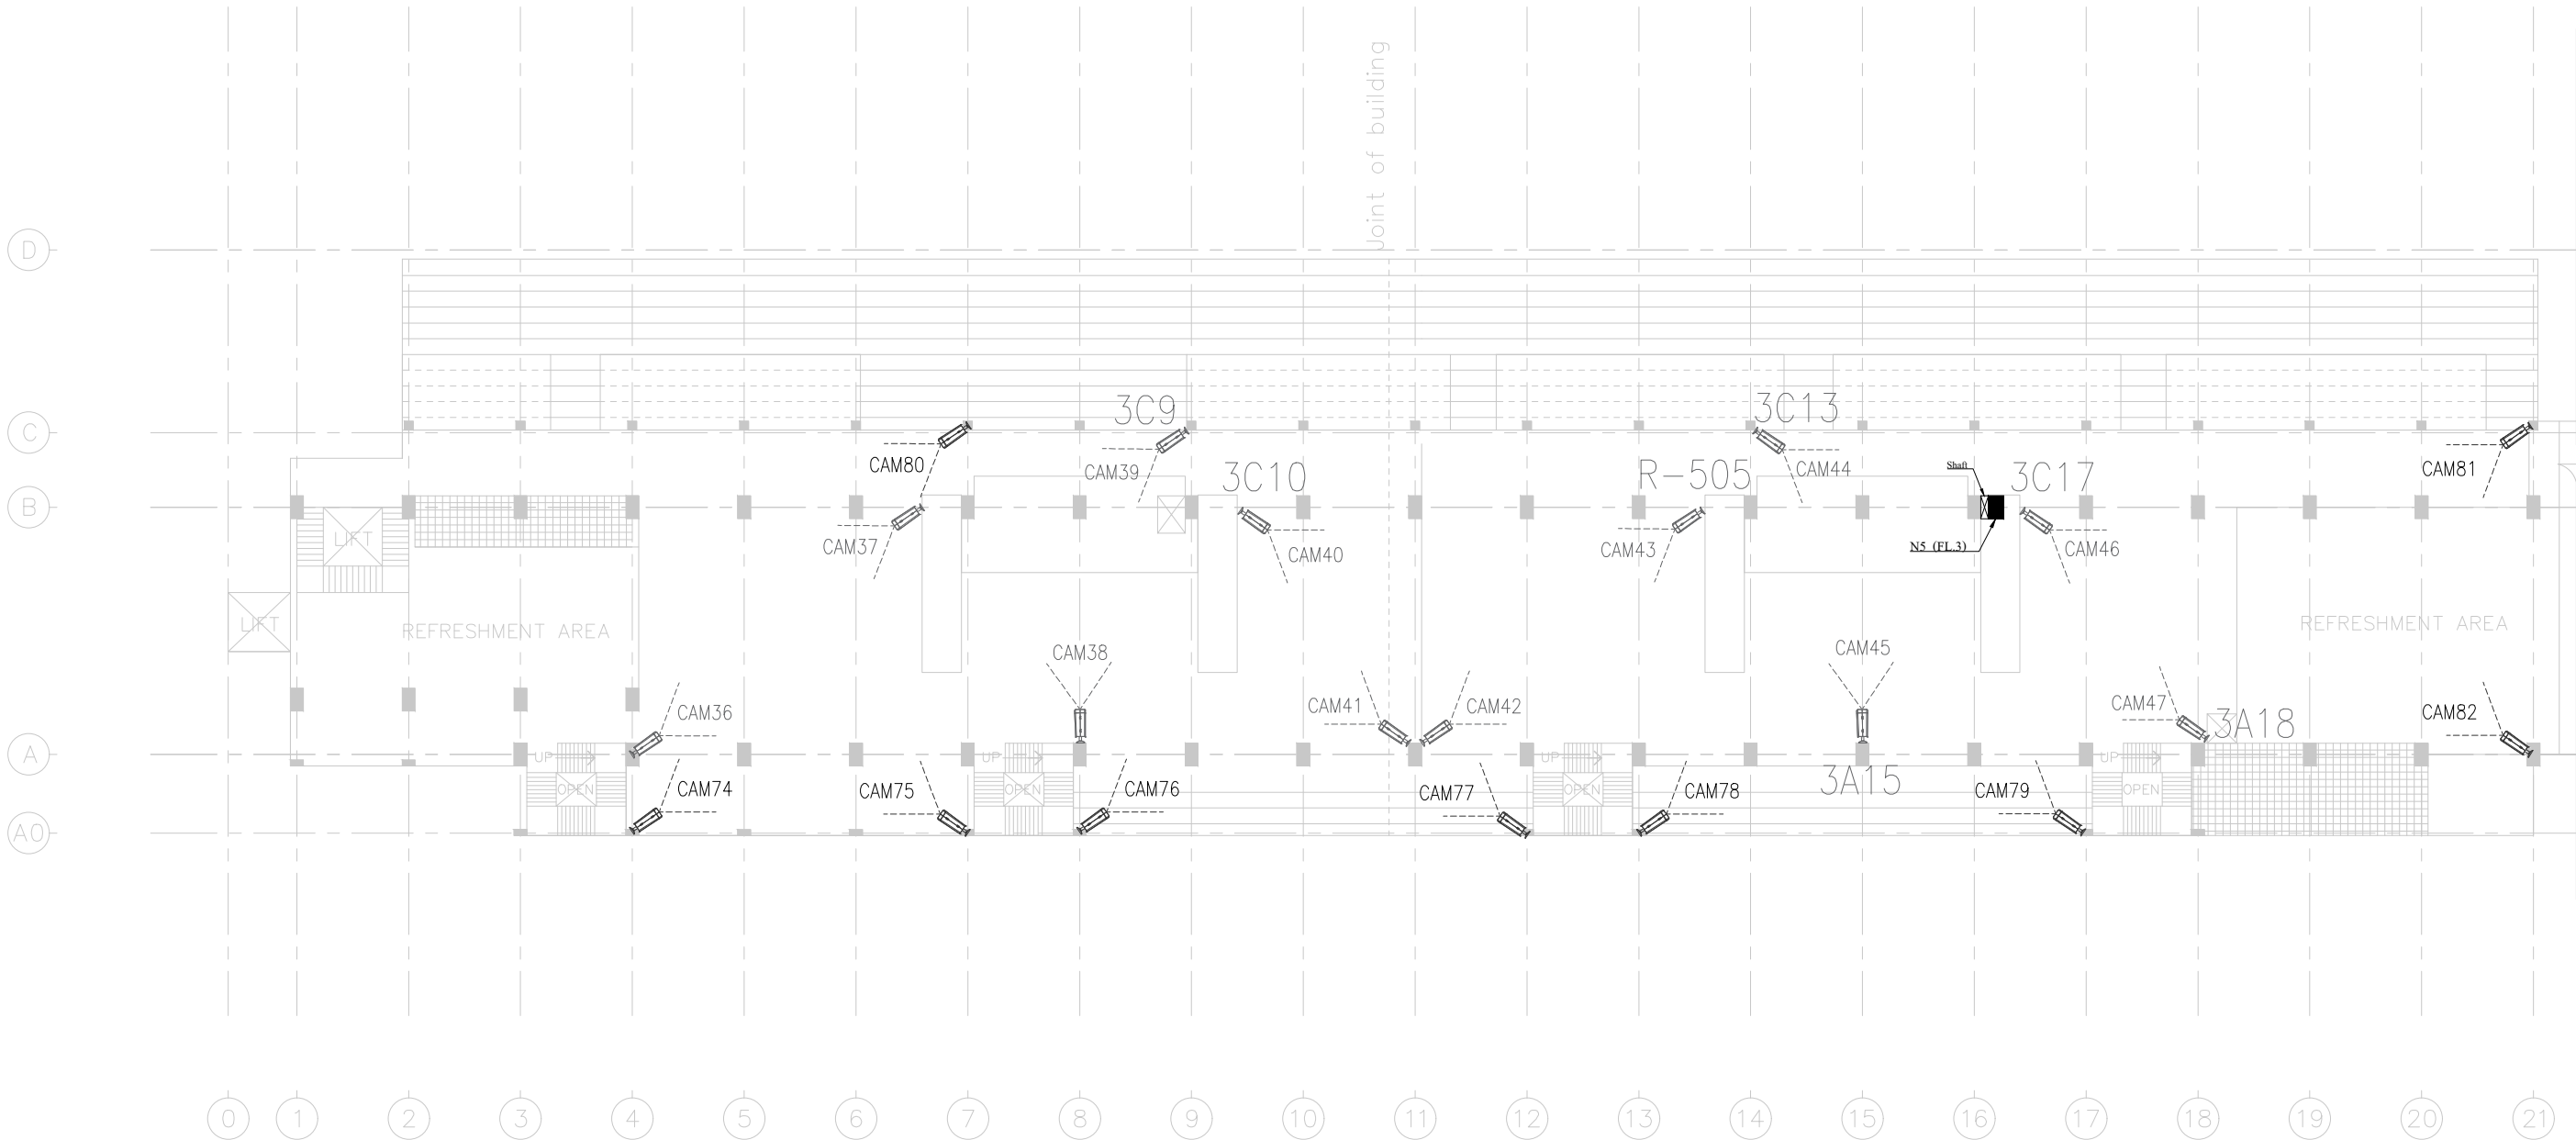


< 3rd floor plan (Part A)

UNIT : มม	PROJECT NAME :	OWNER :	CONSULTANT :	CONTRACTOR :	DRAWING BY :	DATE:	NOVEMBER-2020	STATUS DRAWING :		AS BUILT DRAWING	
	งานติดตั้งกล้องโทรทัศน์วงจรปิด อาคารอัมจันทร์	สมาคมราชกรีฑาสโมสร และสมาคมราชกรีฑาสโมสรไปโลกลับ		SGD INTER TRADING CO., LTD. 21/22 Sol Nawang, Charoenkrung RD. Wangburapapirom,Pranakorn,Bangkok Tel : 0-2222-0559 (Auto)	CHECKED :	DATE:	NOVEMBER-2020	DRAWING TITLE :			
					APPROVED :	DATE:	NOVEMBER-2020	DRAWING No. :	CCTV-04	SCALE :	NTS

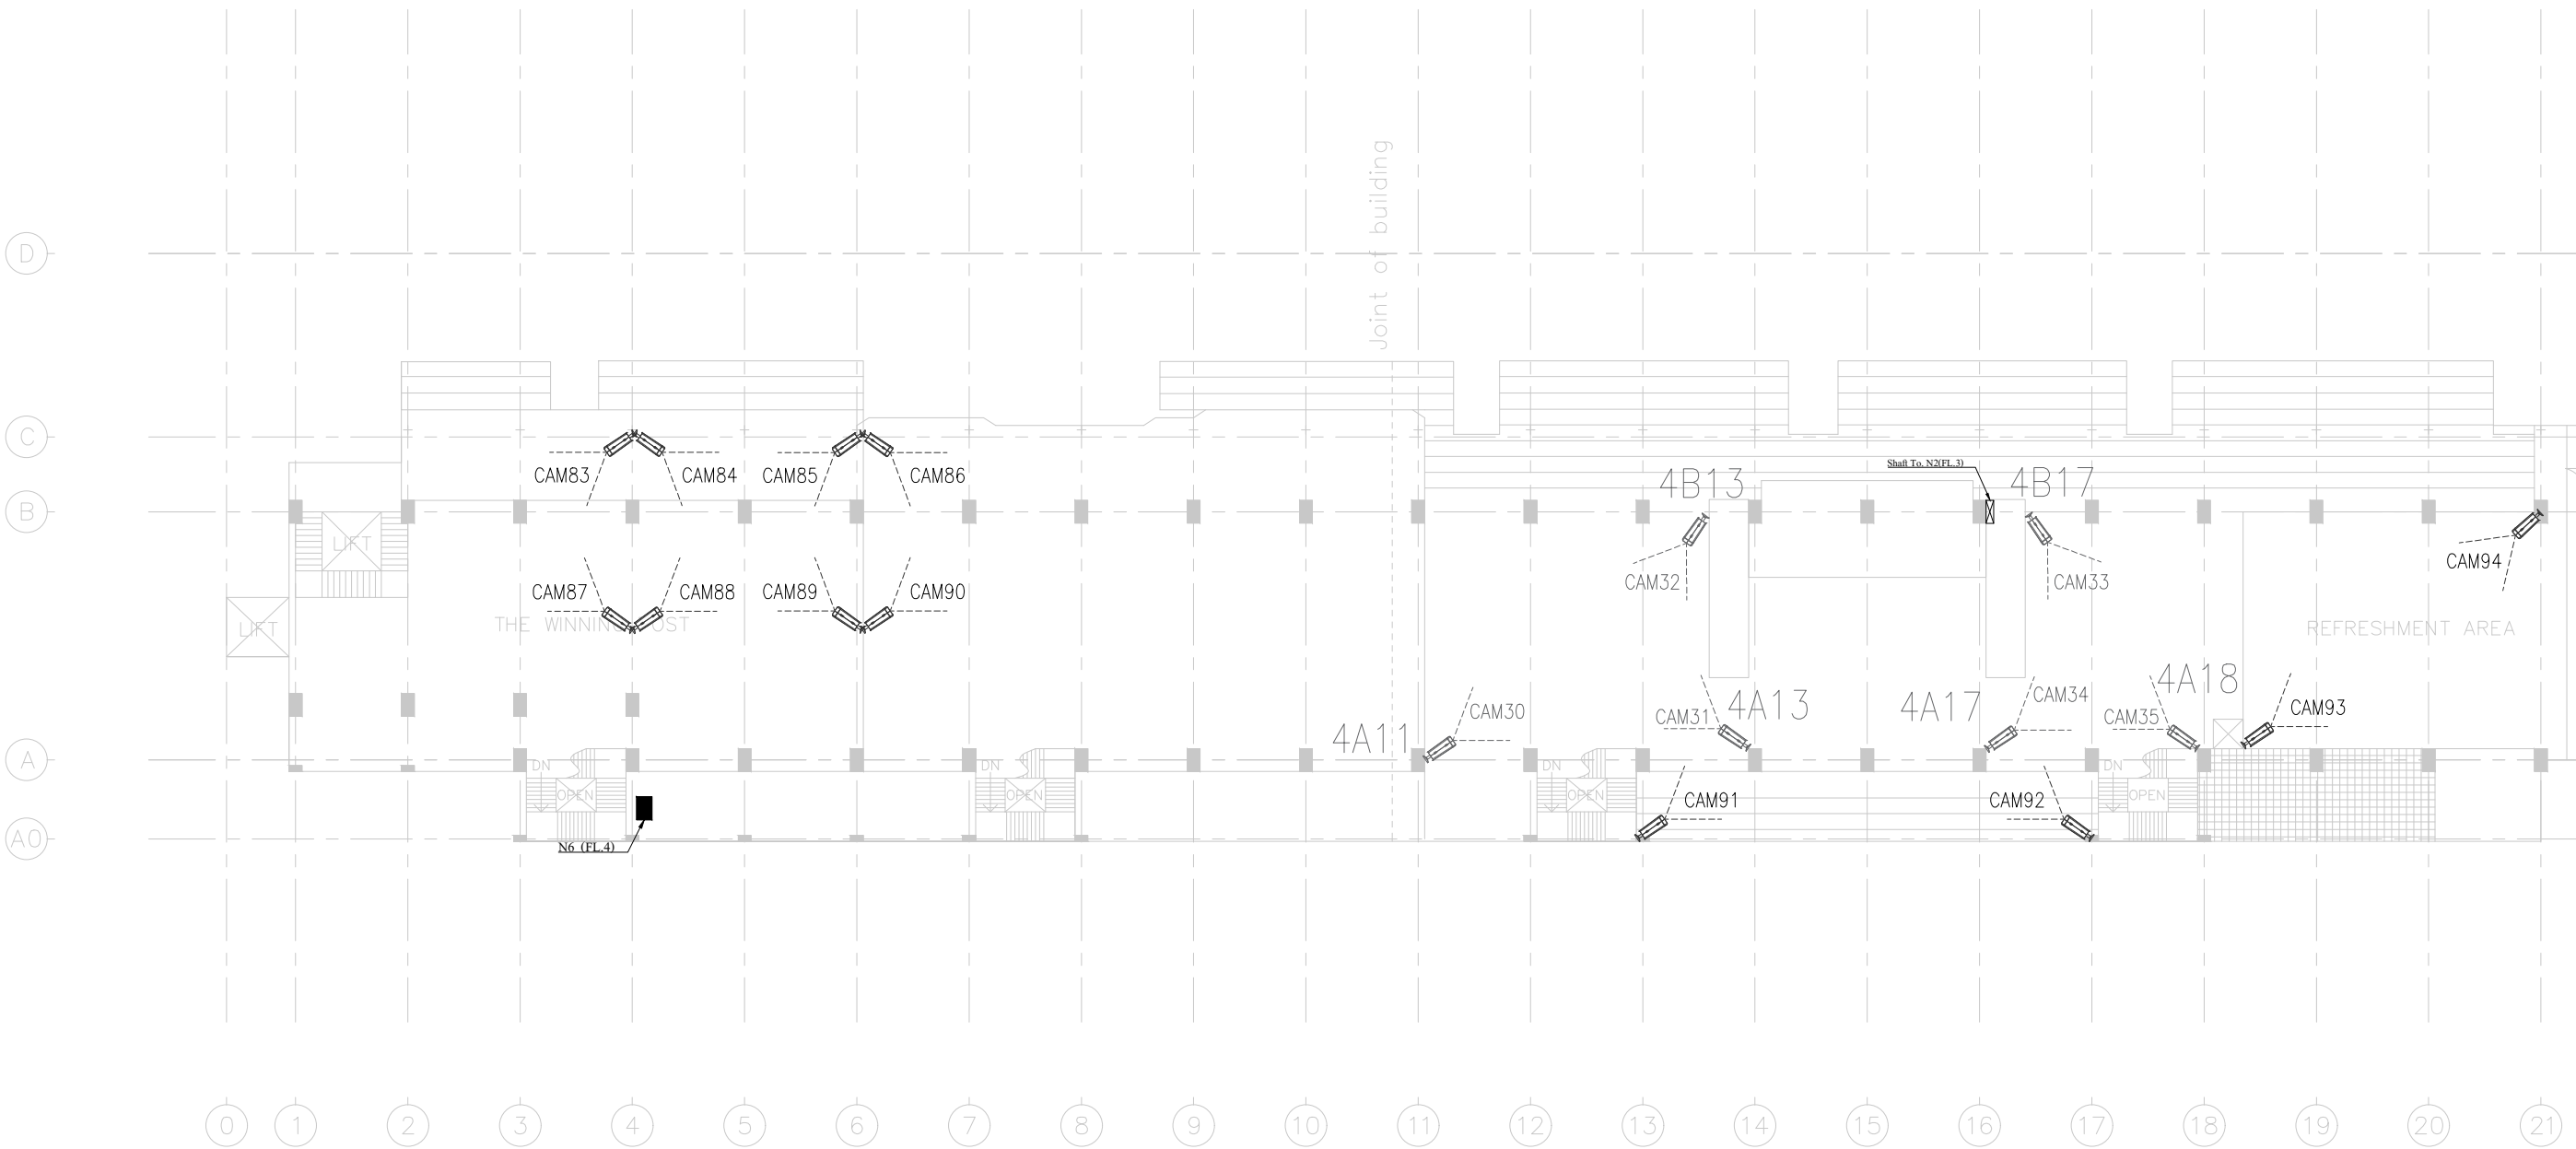


4th floor plan (Part A)

PROJECT NAME : งานติดตั้งกล้องโทรทัศน์วงจรปิด อาคารอิมจันทร์	OWNER : สมาคมราชกรีฑาสโมสร และสมาคมราชกรีฑาสโมสรไปโลกคลับ	CONSULTANT :	CONTRACTOR : SGD INTER TRADING CO., LTD. 21/22 Sol Nawang, Charoenkrung RD. Wangburapapirorn,Pranakorn,Bangkok Tel :0-2222-0559 (Auto)	DRAWING BY :	DATE:	NOVEMBER-2020	STATUS DRAWING : AS BUILT DRAWING	
				CHECKED :	DATE:	NOVEMBER-2020	DRAWING TITLE :	
				APPROVED :	DATE:	NOVEMBER-2020	DRAWING No. : CCTV-05	SCALE : NTS

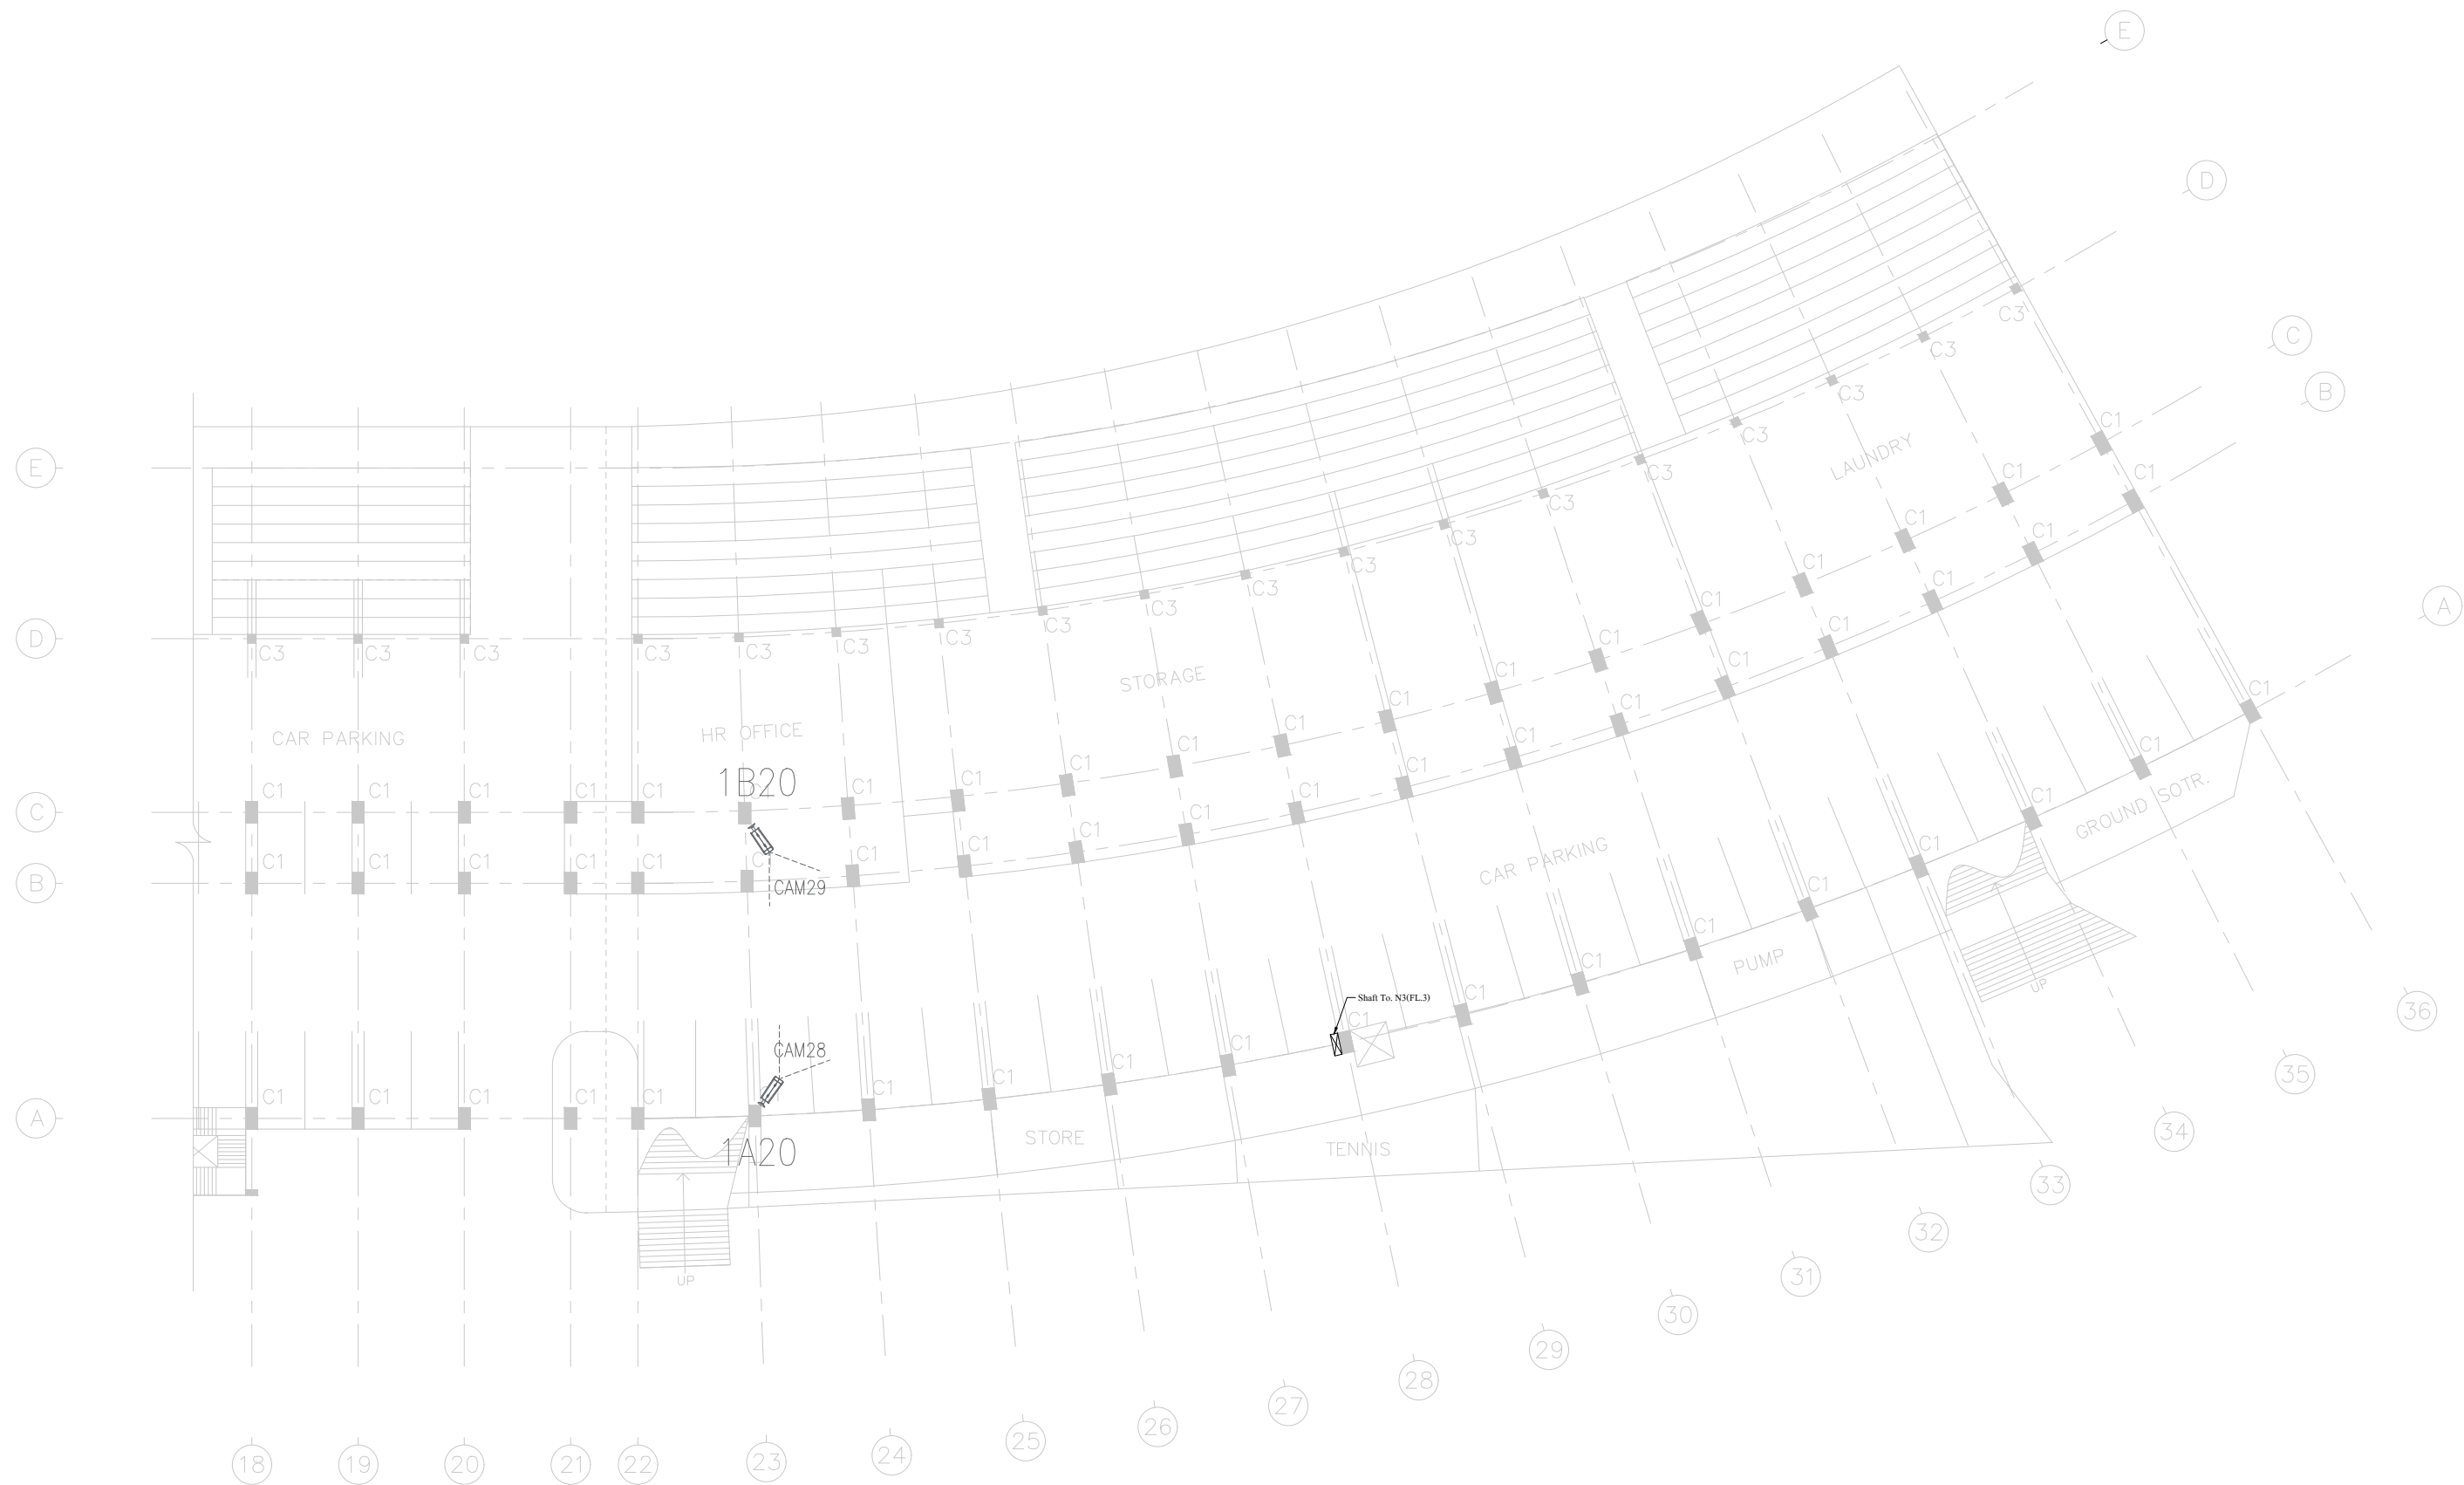


1st floor plan (Part B)

PROJECT NAME : งานติดตั้งกล้องโทรทัศน์วงจรปิด อาคารอิมจันทร์	OWNER : สมาคมราชกรีฑาสโมสร และสมาคมราชกรีฑาสโมสรไปโลกคลับ	CONSULTANT :	CONTRACTOR : SGD INTER TRADING CO., LTD. 21/22 Soi Nawang, Charoenkrung RD. Wangburapapitorn,Pranakorn,Bangkok Tel :0-2222-0559 (Auto)	DRAWING BY :	DATE:	NOVEMBER-2020	STATUS DRAWING : AS BUILT DRAWING	
				CHECKED :	DATE:	NOVEMBER-2020	DRAWING TITLE :	
				APPROVED :	DATE:	NOVEMBER-2020	DRAWING No. :	CCTV-06

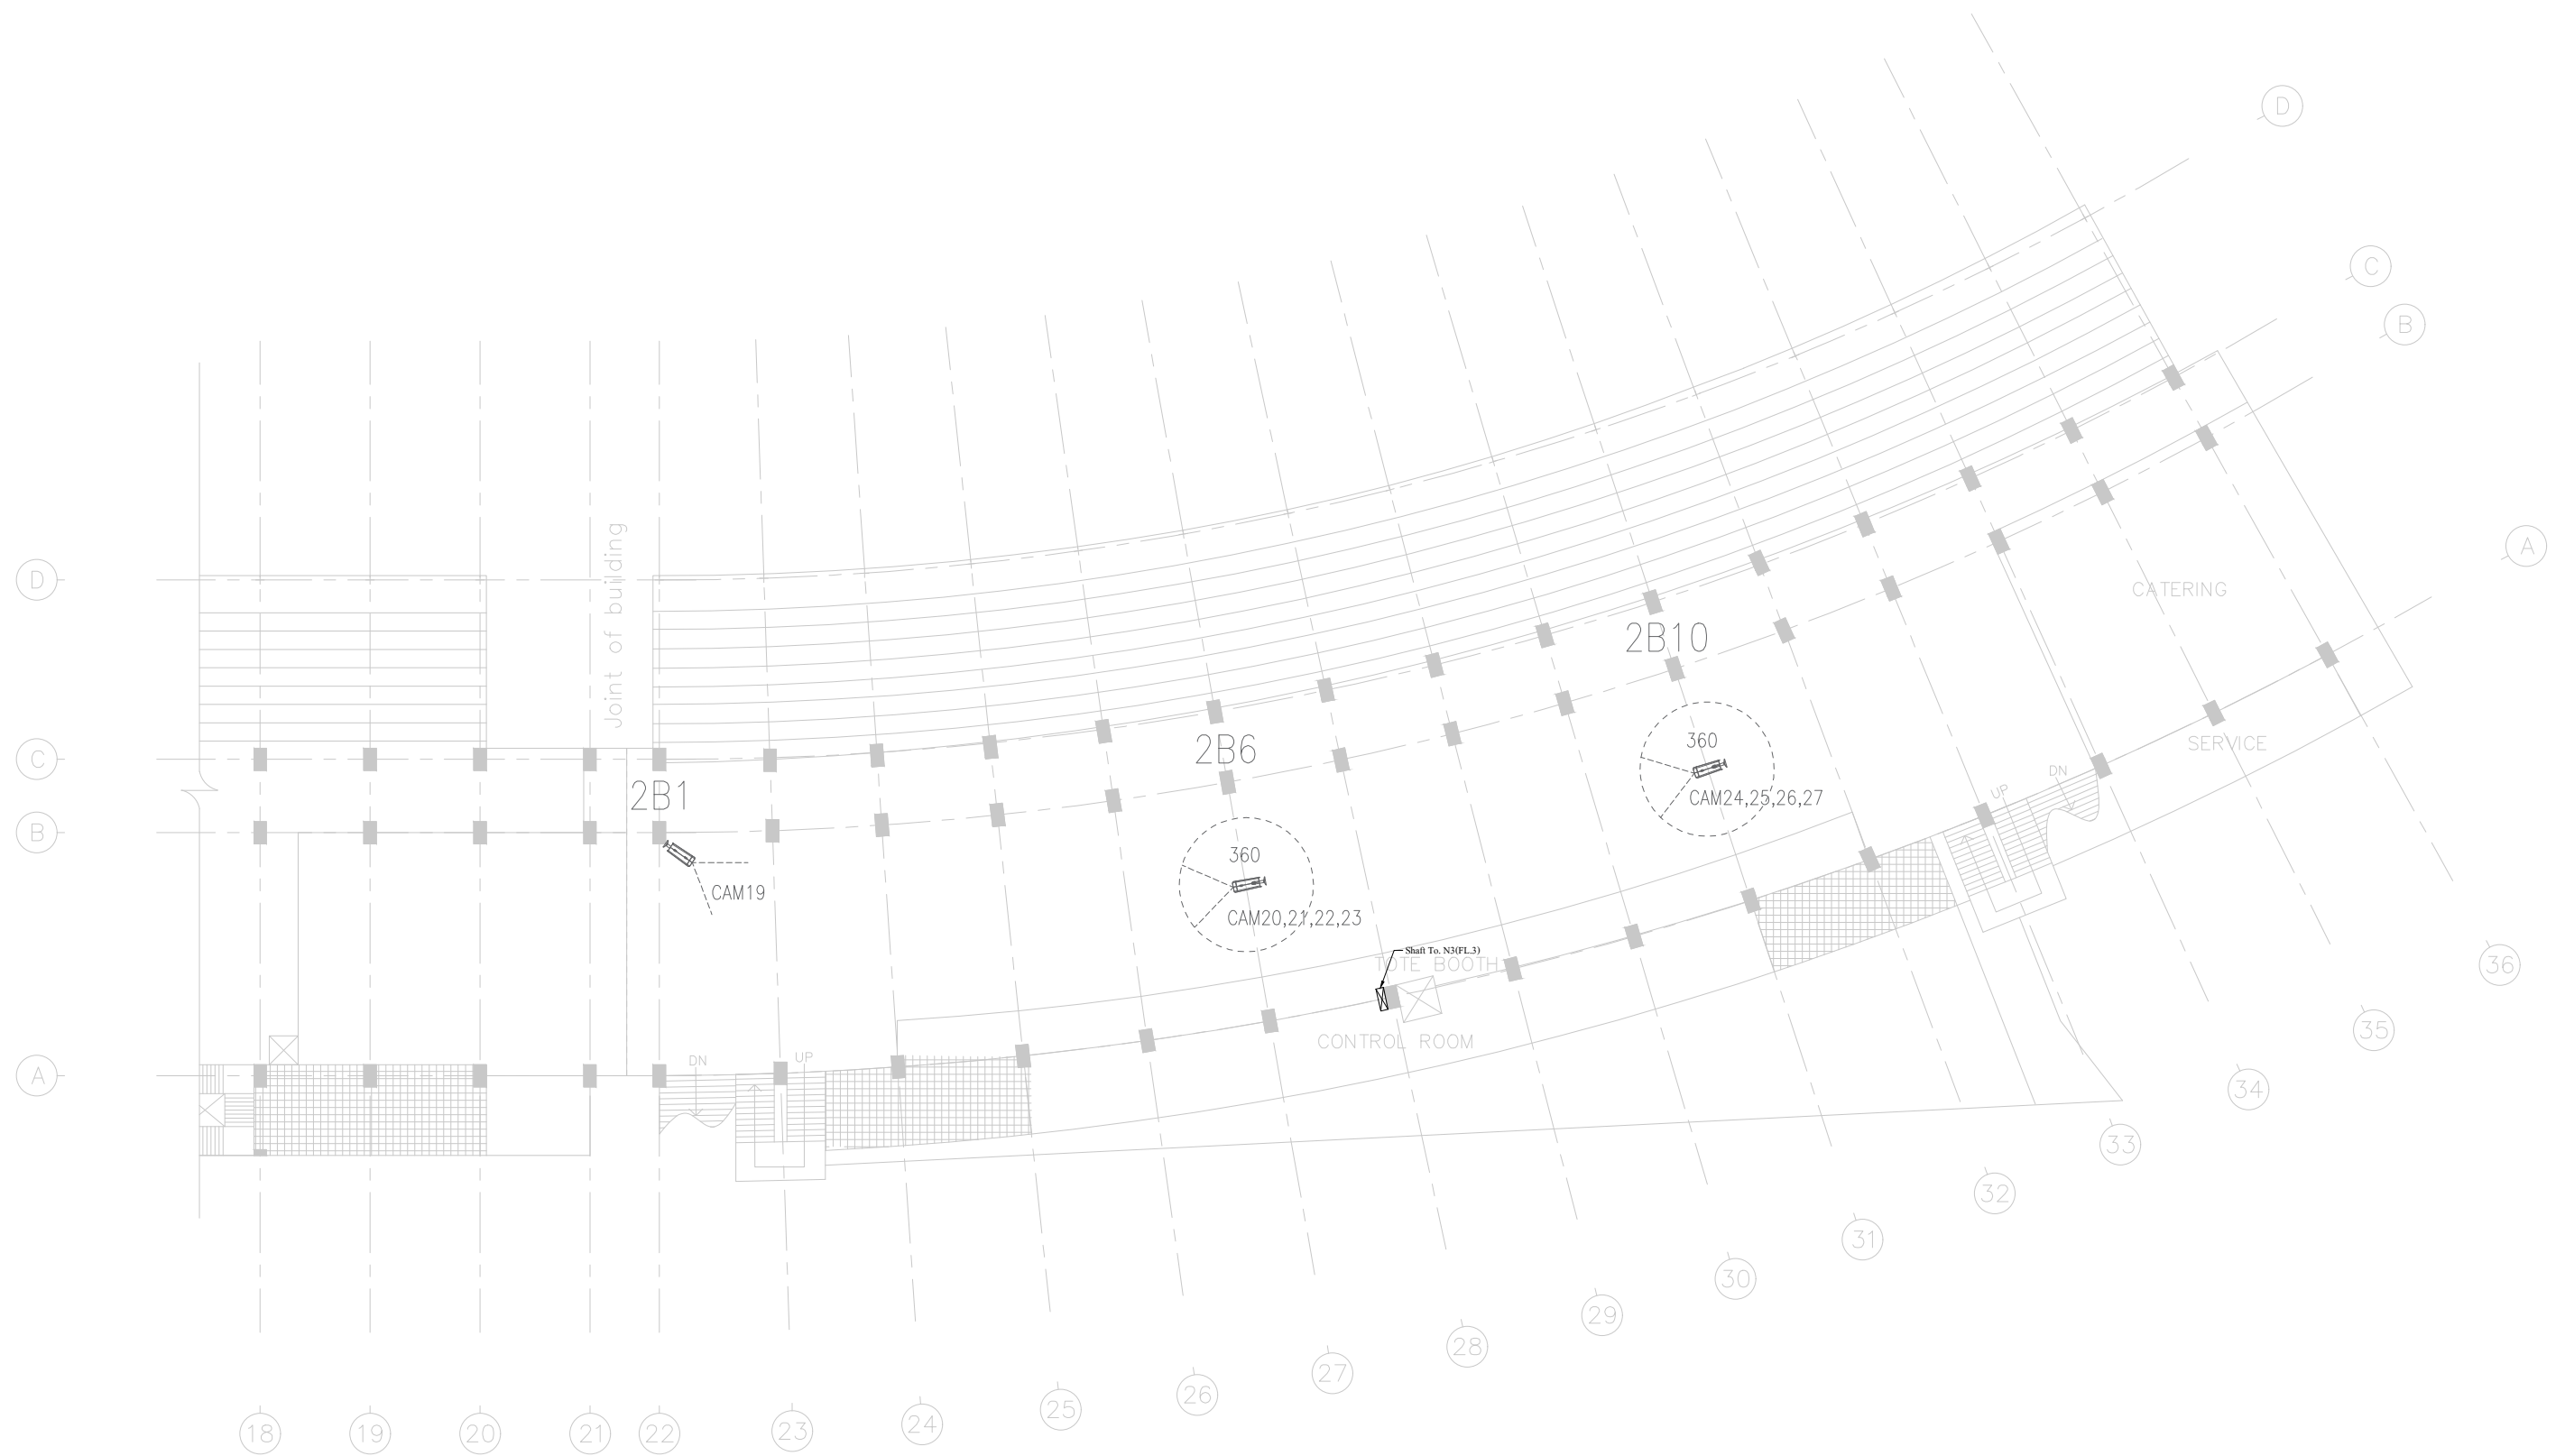

2nd floor plan (Part B)


PROJECT NAME : งานติดตั้งกล้องโทรทัศน์วงจรปิด อาคารอิมจันทร์	OWNER : สมาคมราชกรีฑาสโมสร และสมาคมราชกรีฑาสโมสรโปโลคลับ	CONSULTANT :	CONTRACTOR : SGD INTER TRADING CO., LTD. 21/22 Soi Nawang, Charoenkrung RD. Wangburapapirorn,Pranakorn,Bangkok Tel :0-2222-0559 (Auto)	DRAWING BY :	DATE:	NOVEMBER-2020	STATUS DRAWING : AS BUILT DRAWING	
				CHECKED :	DATE:	NOVEMBER-2020	DRAWING TITLE :	
				APPROVED :	DATE:	NOVEMBER-2020	DRAWING No. : CCTV-07	SCALE : NTS

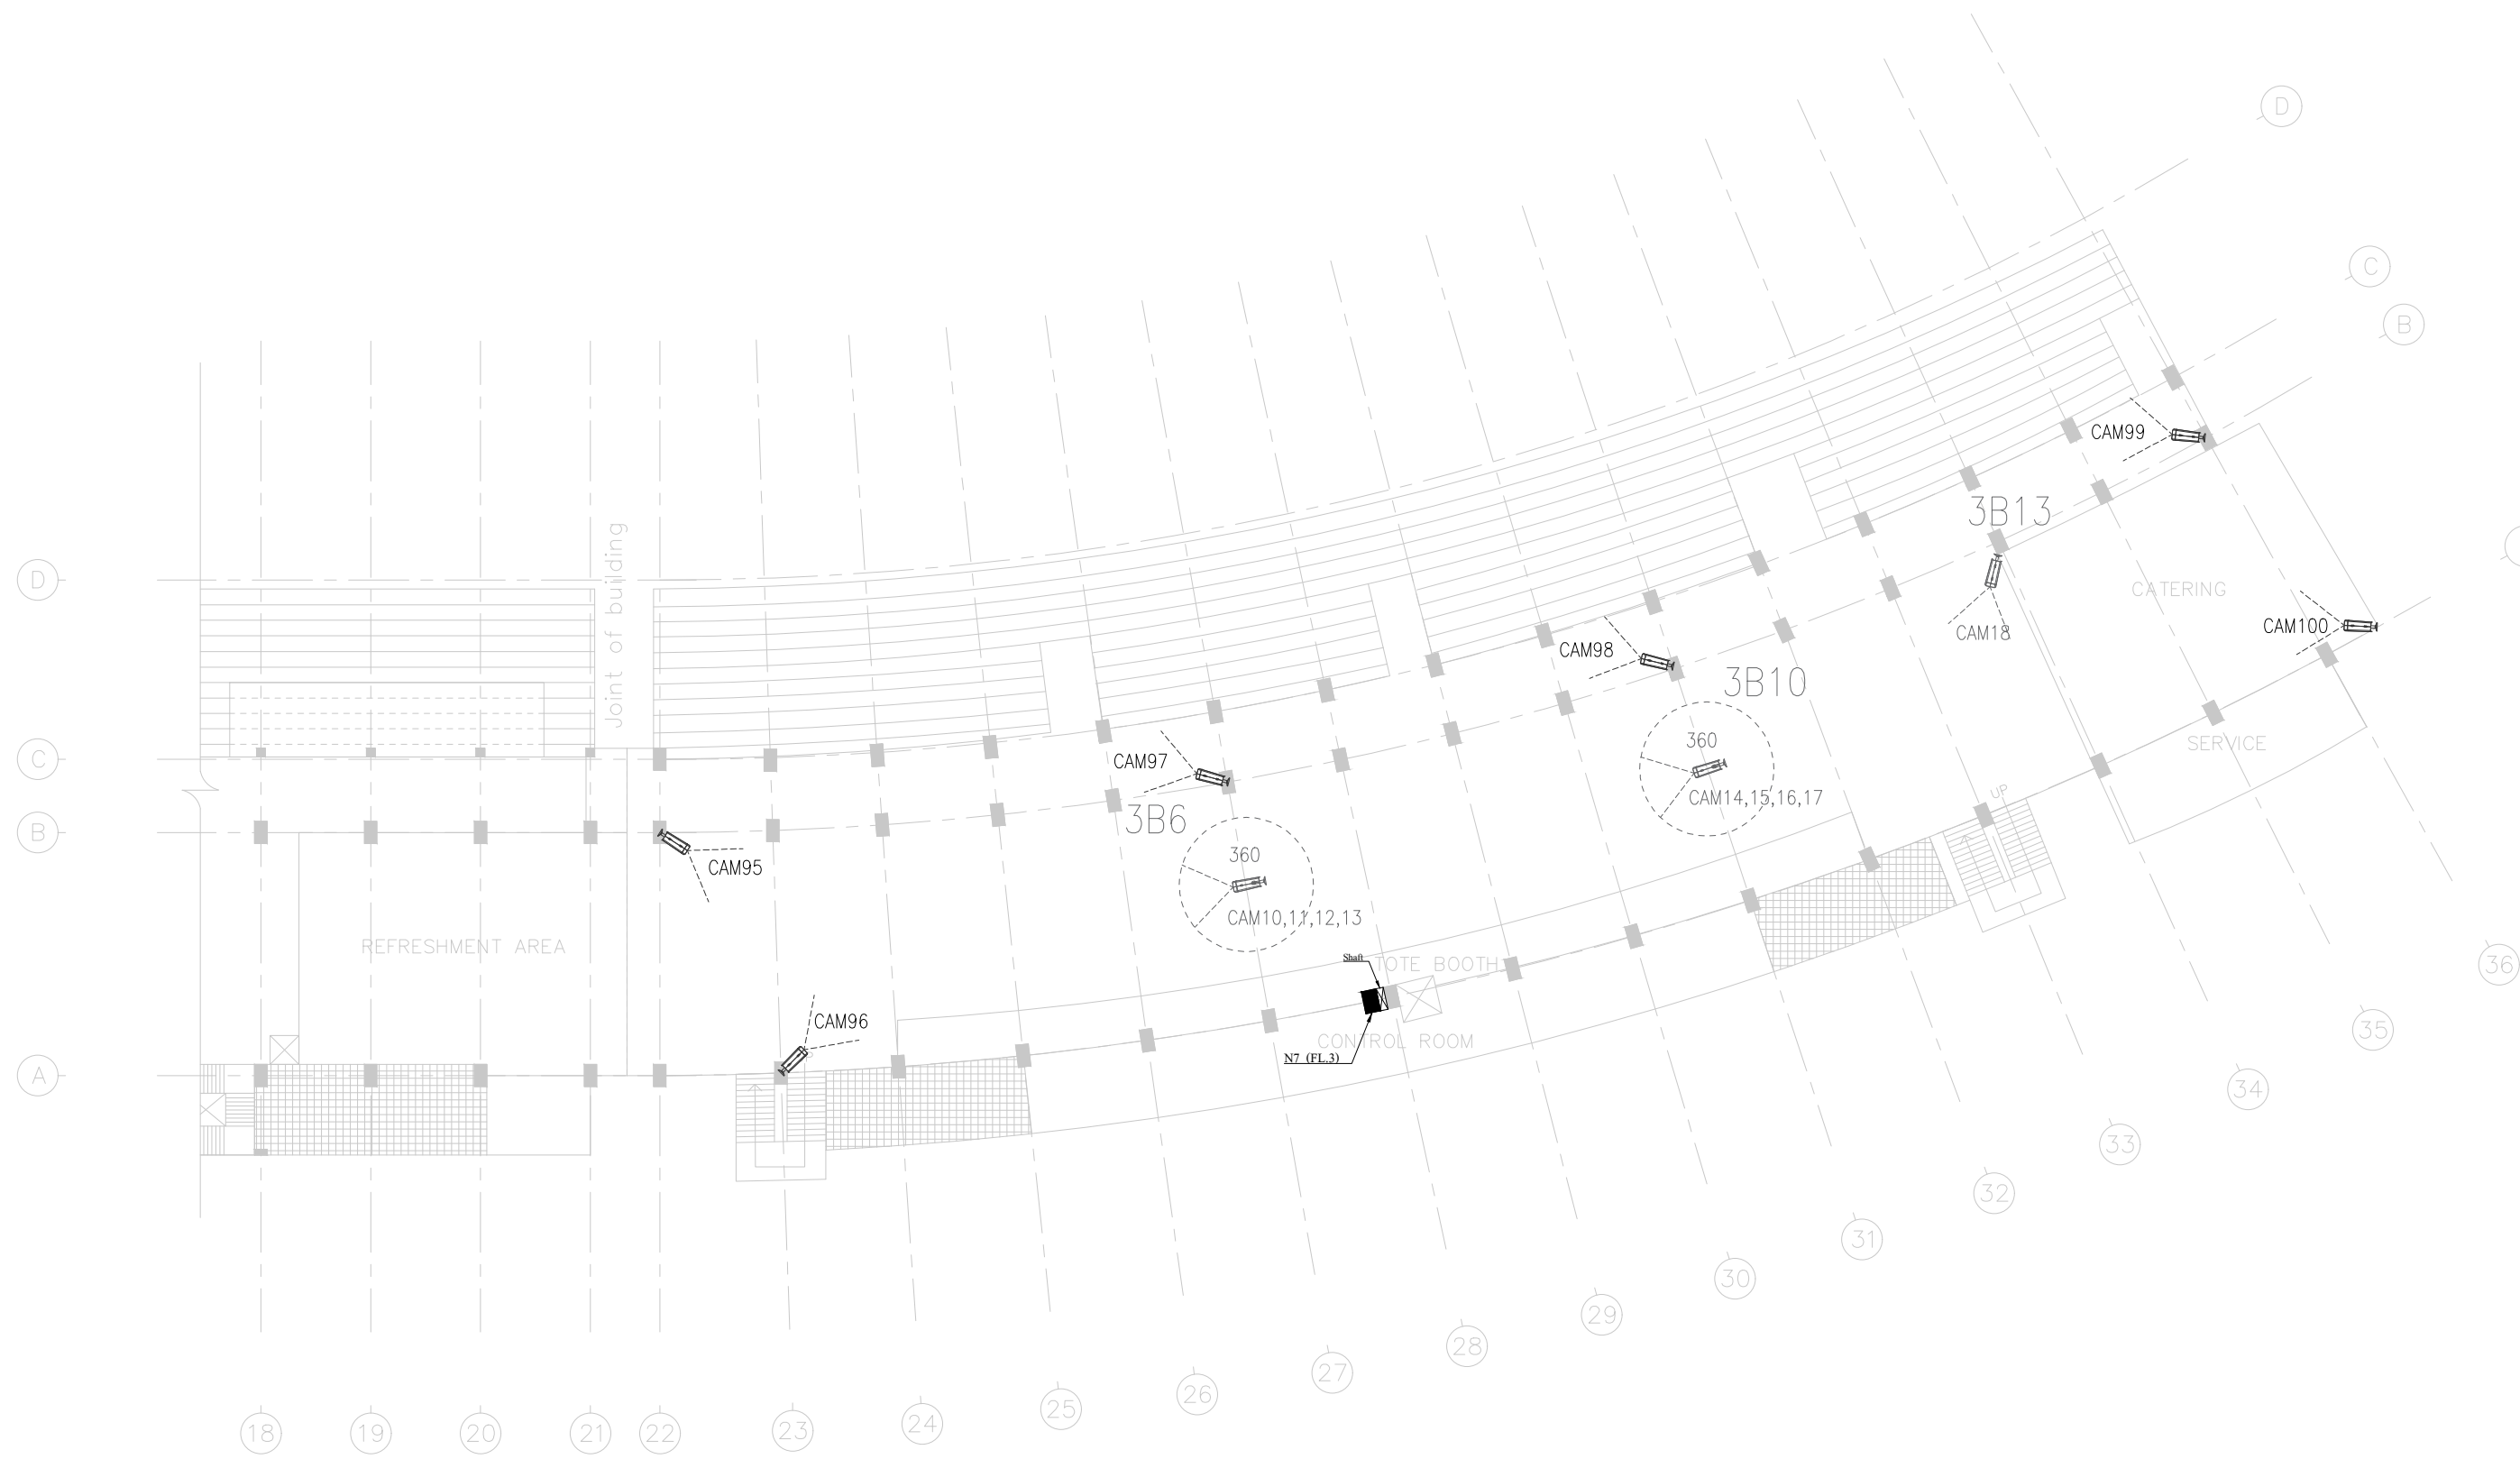

3rd floor plan (Part B)

UNIT : มม	PROJECT NAME :	OWNER :	CONSULTANT :	CONTRACTOR :	SGD INTER TRADING CO., LTD.	DRAWING BY :	DATE:	NOVEMBER-2020	STATUS DRAWING :		AS BUILT DRAWING	
	งานติดตั้งกล้องโทรทัศน์วงจรปิด อาคารอัมจันทร์	สมาคมวาทกริฑาสโมสร และสมาคมวาทกริฑาสโมสรโปโลกัลบ			21/22 Sol Nawang, Charoenkrung RD. Wangburapapirom,Pranakorn,Bangkok Tel : 0-2222-0559 (Auto)	CHECKED :	DATE:	NOVEMBER-2020	DRAWING TITLE :			
						APPROVED :	DATE:	NOVEMBER-2020	DRAWING No. :	CCTV-08	SCALE :	NTS

สมาคมราชกรีฑาสโมสร
และสมาคมราชกรีฑาสโมสรโปโลคลับ

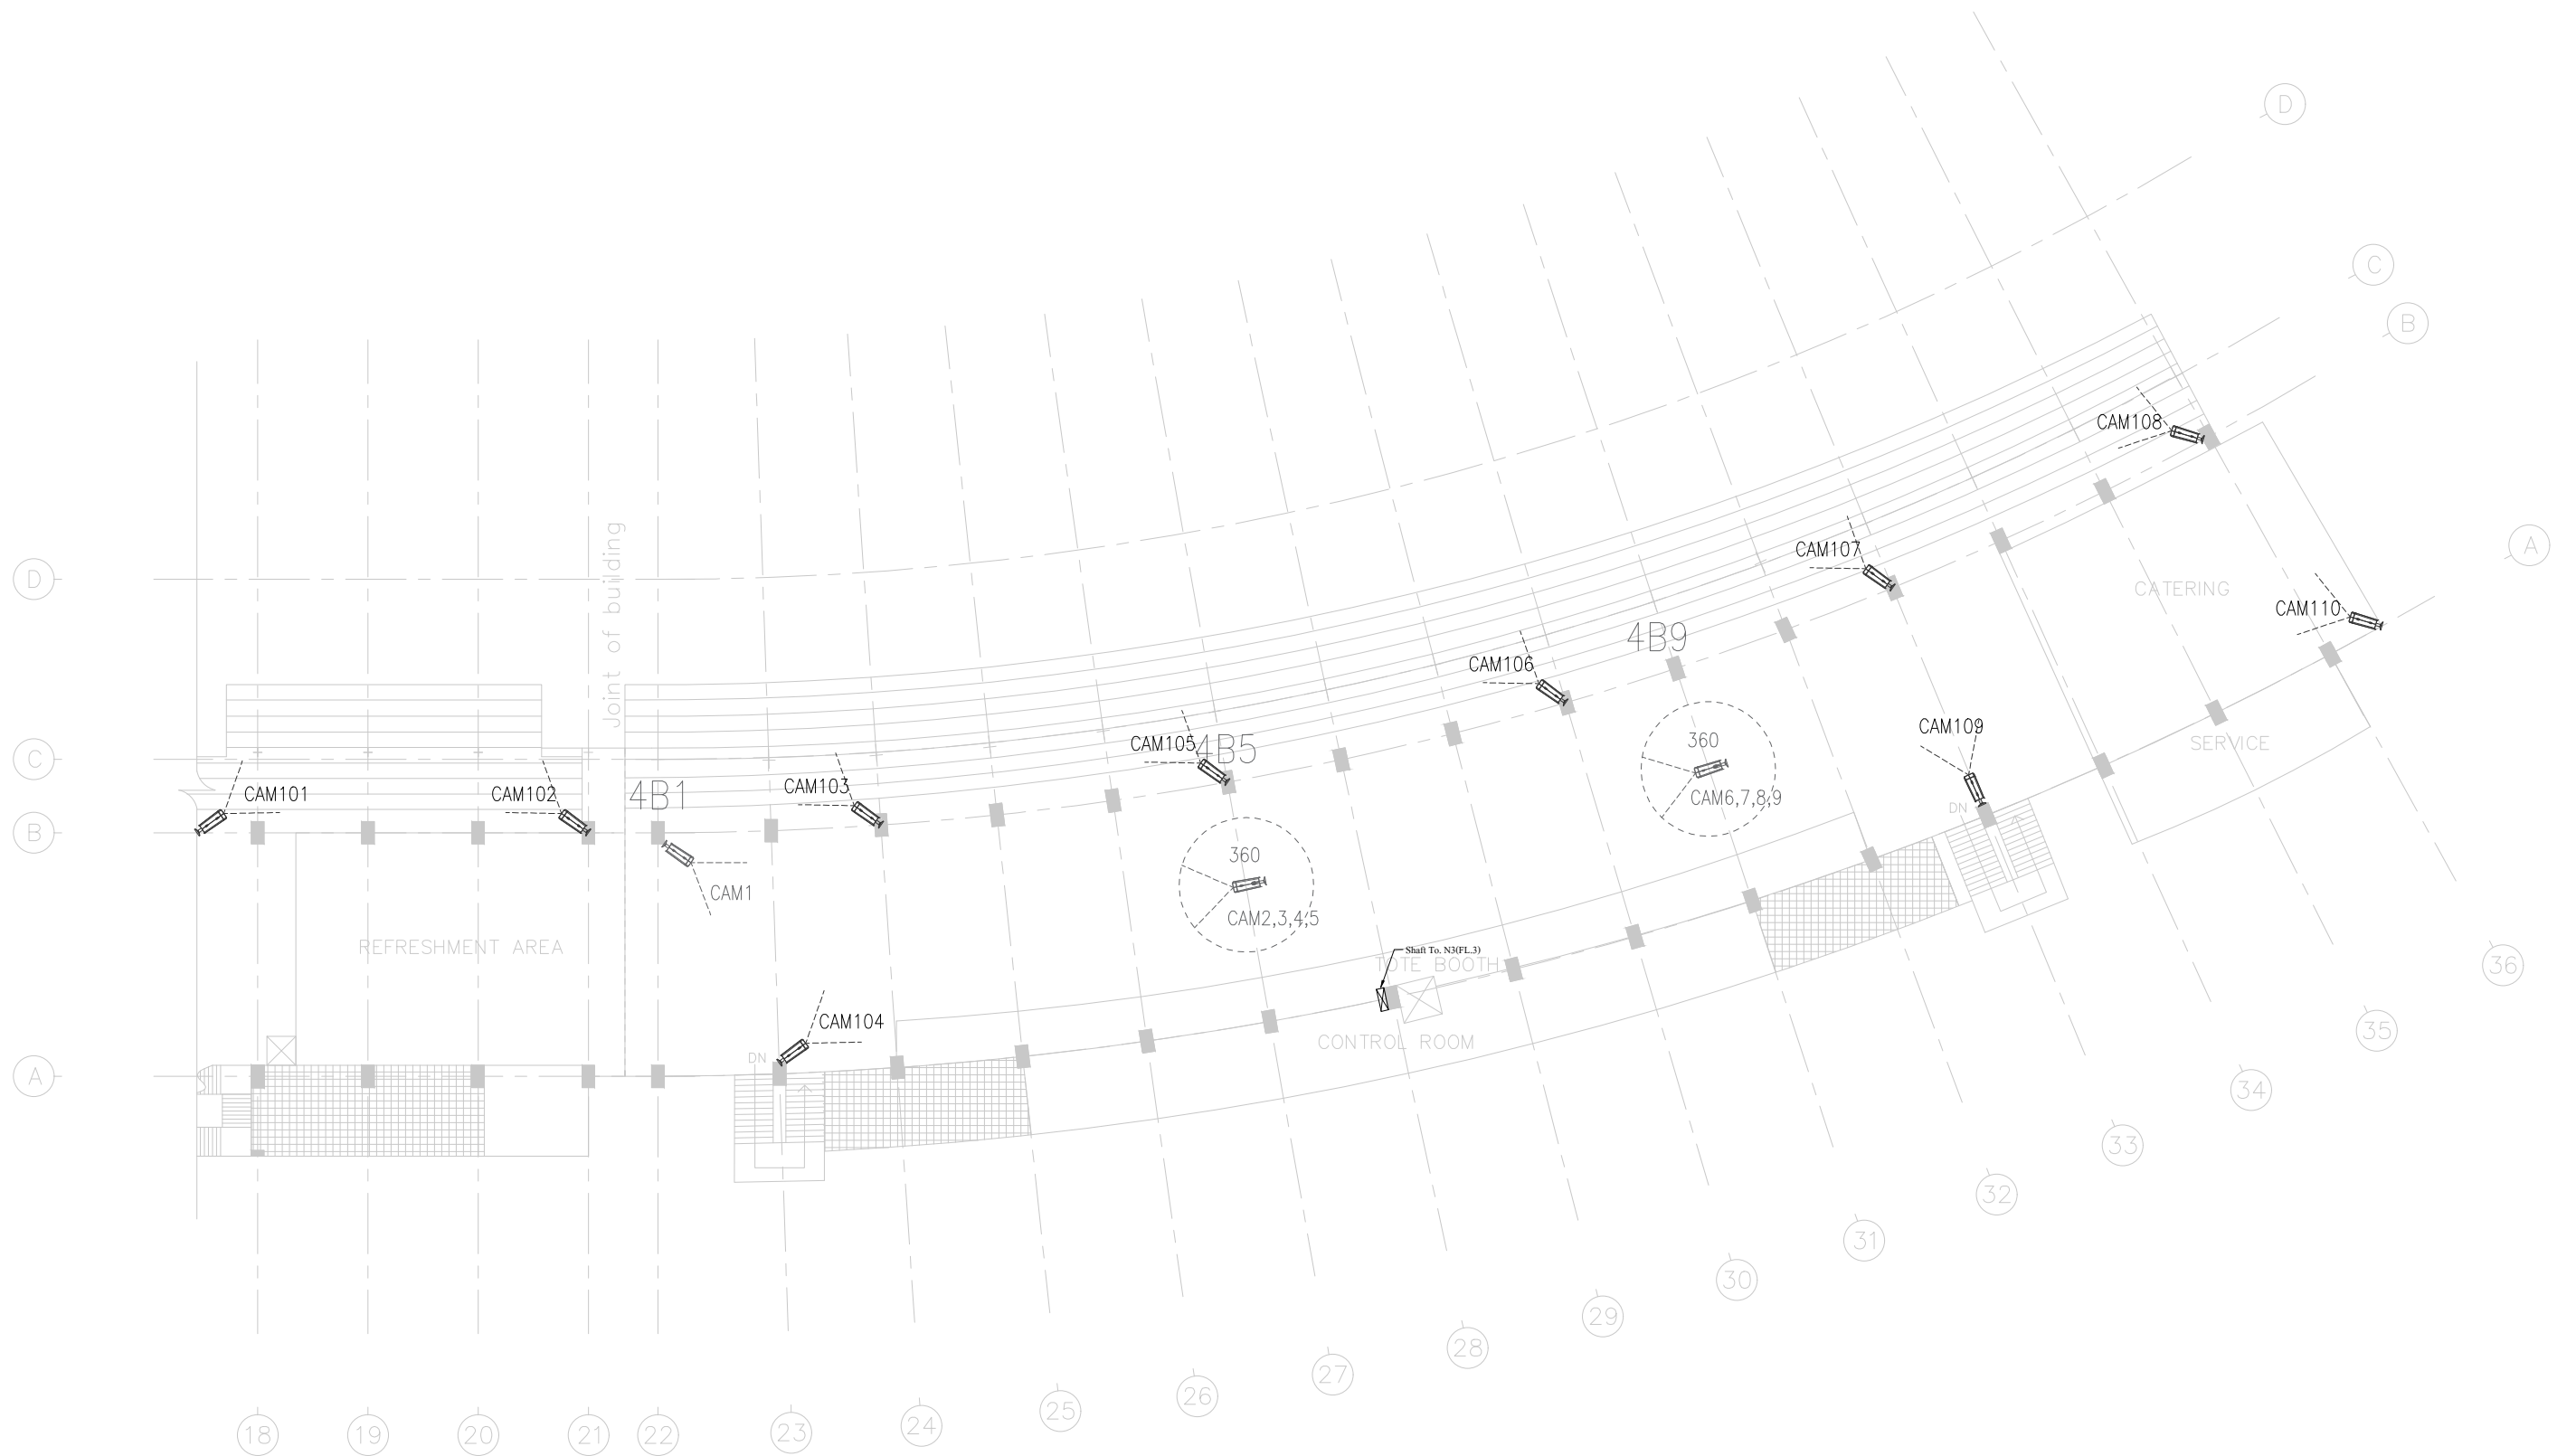

4th floor plan (Part B)

PROJECT NAME :	OWNER :	CONSULTANT :	CONTRACTOR :	DRAWING BY :	DATE :	NOVEMBER-2020	STATUS DRAWING :		AS BUILT DRAWING	
งานติดตั้งกล้องโทรทัศน์วงจรปิด อาคารอิมจันทร์	สมาคมราชกรีฑาสโมสร และสมาคมราชกรีฑาสโมสรโปโลคลับ		SGD INTER TRADING CO., LTD. 21/22 Sol Nawang, Charoenkrung RD. Wangburapapirom,Pranakorn,Bangkok Tel :0-2222-0559 (Auto)	CHECKED :	DATE :	NOVEMBER-2020	DRAWING TITLE :			
				APPROVED :	DATE :	NOVEMBER-2020	DRAWING No. :	CCTV-09	SCALE :	NTS